


PLANTA BAIXA
Escala 1/50 - A= 172,35m²

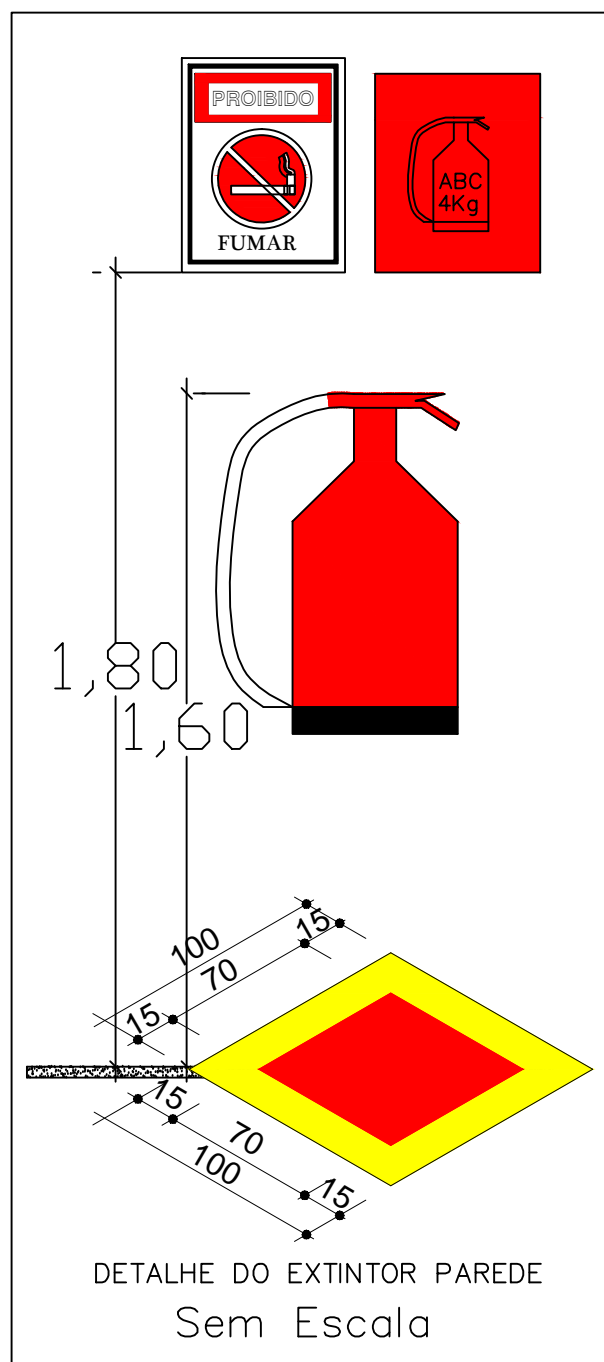


NOTAS DO SISTEMA

- EXTINTORES**
- OS EXTINTORES SERÃO APOIADOS EM SUPORTES METÁLICOS FIXOS ÀS PAREDES NUMA ALTURA DE 1,80m.
- NA PAREDE, 10cm ACIMA DE CADA EXTINTOR DEVERÁ SER AFIXADA SUA SINALIZAÇÃO.
- SINALIZAÇÃO**
- A SINALIZAÇÃO SERÁ EM PLACAS DE PVC EXPANDIDO 3mm DE ESPESSURA, COM SÍMBOLOS COMPOSTOS DE FILME DE PVC AUTOADESIVO DIMENSÕES CONFORME NBR 13434-2 / 2004.
- ACIMA DAS PORTAS DE SAÍDA É RECOMENDADA A INSTALAÇÃO DE PLACAS INDICATIVAS
- ISOLAMENTO DE RISCOS**
- DEVIDO ÀS CARACTERÍSTICAS ESPECÍFICAS DA EDIFICAÇÃO NÃO FORAM CRIADOS ELEMENTOS PARA ISOLAR RISCOS.

Notas Sobre Extintor de Incêndio

- Classe A**
Denomina-se Fogo Classe A quando ele ocorre em materiais de fácil combustão com a propriedade de queimarem em sua superfície e profundidade, e que deixam resíduos, como: tecidos, madeira, papel, fibras, etc.
- Classe B**
Denomina-se Fogo Classe B quando o fogo ocorre em produtos inflamáveis que queimem somente em sua superfície, não deixando resíduos, como óleo, graxas, vernizes, tintas, gasolina, etc.
- Classe C**
Denomina-se Fogo Classe C quando o fogo ocorre em equipamentos elétricos energizados como motores, transformadores, quadros de distribuição, fios, etc.

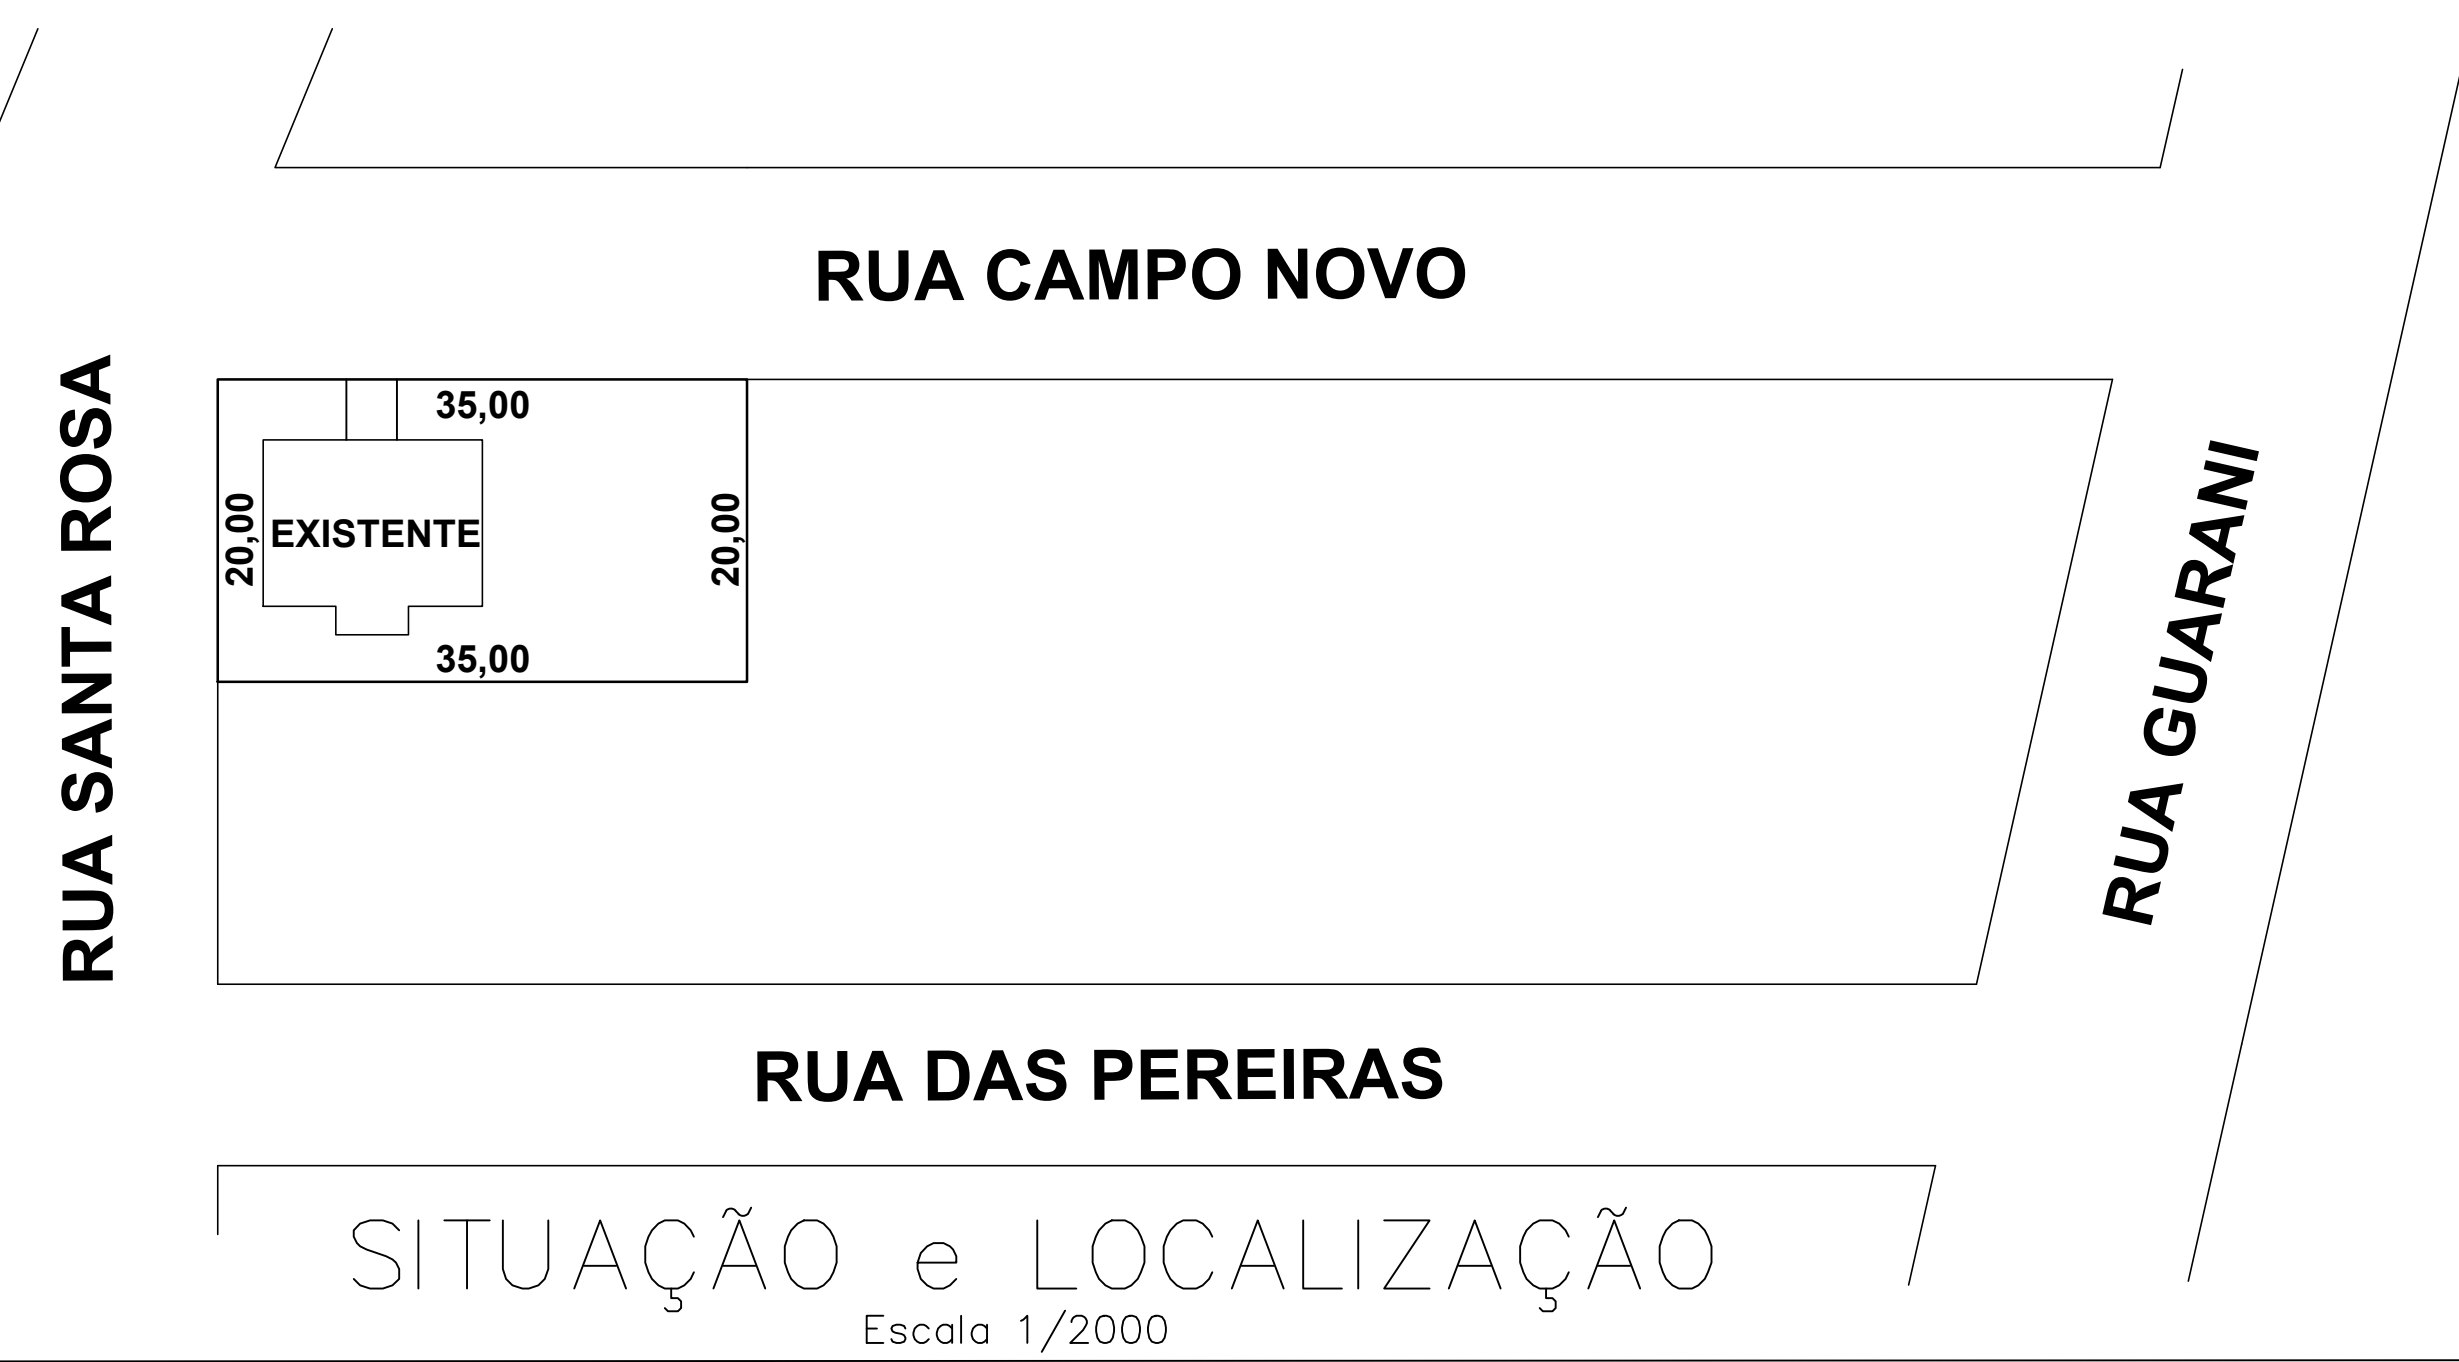

SITUAÇÃO e LOCALIZAÇÃO
Escala 1/2000

PREFEITURA MUNICIPAL DE GIRUÁ
ESTADO DO RIO GRANDE DO SUL
SECRETARIA DE OBRAS E SERVIÇOS URBANOS

Rua Independência, 90-Fone (0xx51)3361.2000-Fax (0xx51)3361.1946-Dep. 98.870-000-Dep. de Engenharia, e-mail: www.engenharia@pmgirua.com.br

ELVIO BIDAL GARCIA EMP. CIVIL, ENGR. DE PROJ. E EXEC. DE OBRAS - CREA-RS 041.107-0		MUNICÍPIO DE GIRUÁ/RS PROF. 1300
Nome do Empreendimento EMEI PINGO DE GENTE		
Caracterização do Projeto PPCI- PLANO DE PREVENÇÃO CONTRA INCÊNDIO		
Código	Unidade	Data
Indicador	cm	MAIO DE 2017
Área de implantação	Área de terreno	Localização/Plano
172,35 m ²	700,00m ²	existente
Desenho	01	
ELVIO		