


ELÉTRICO - ETAPA 1

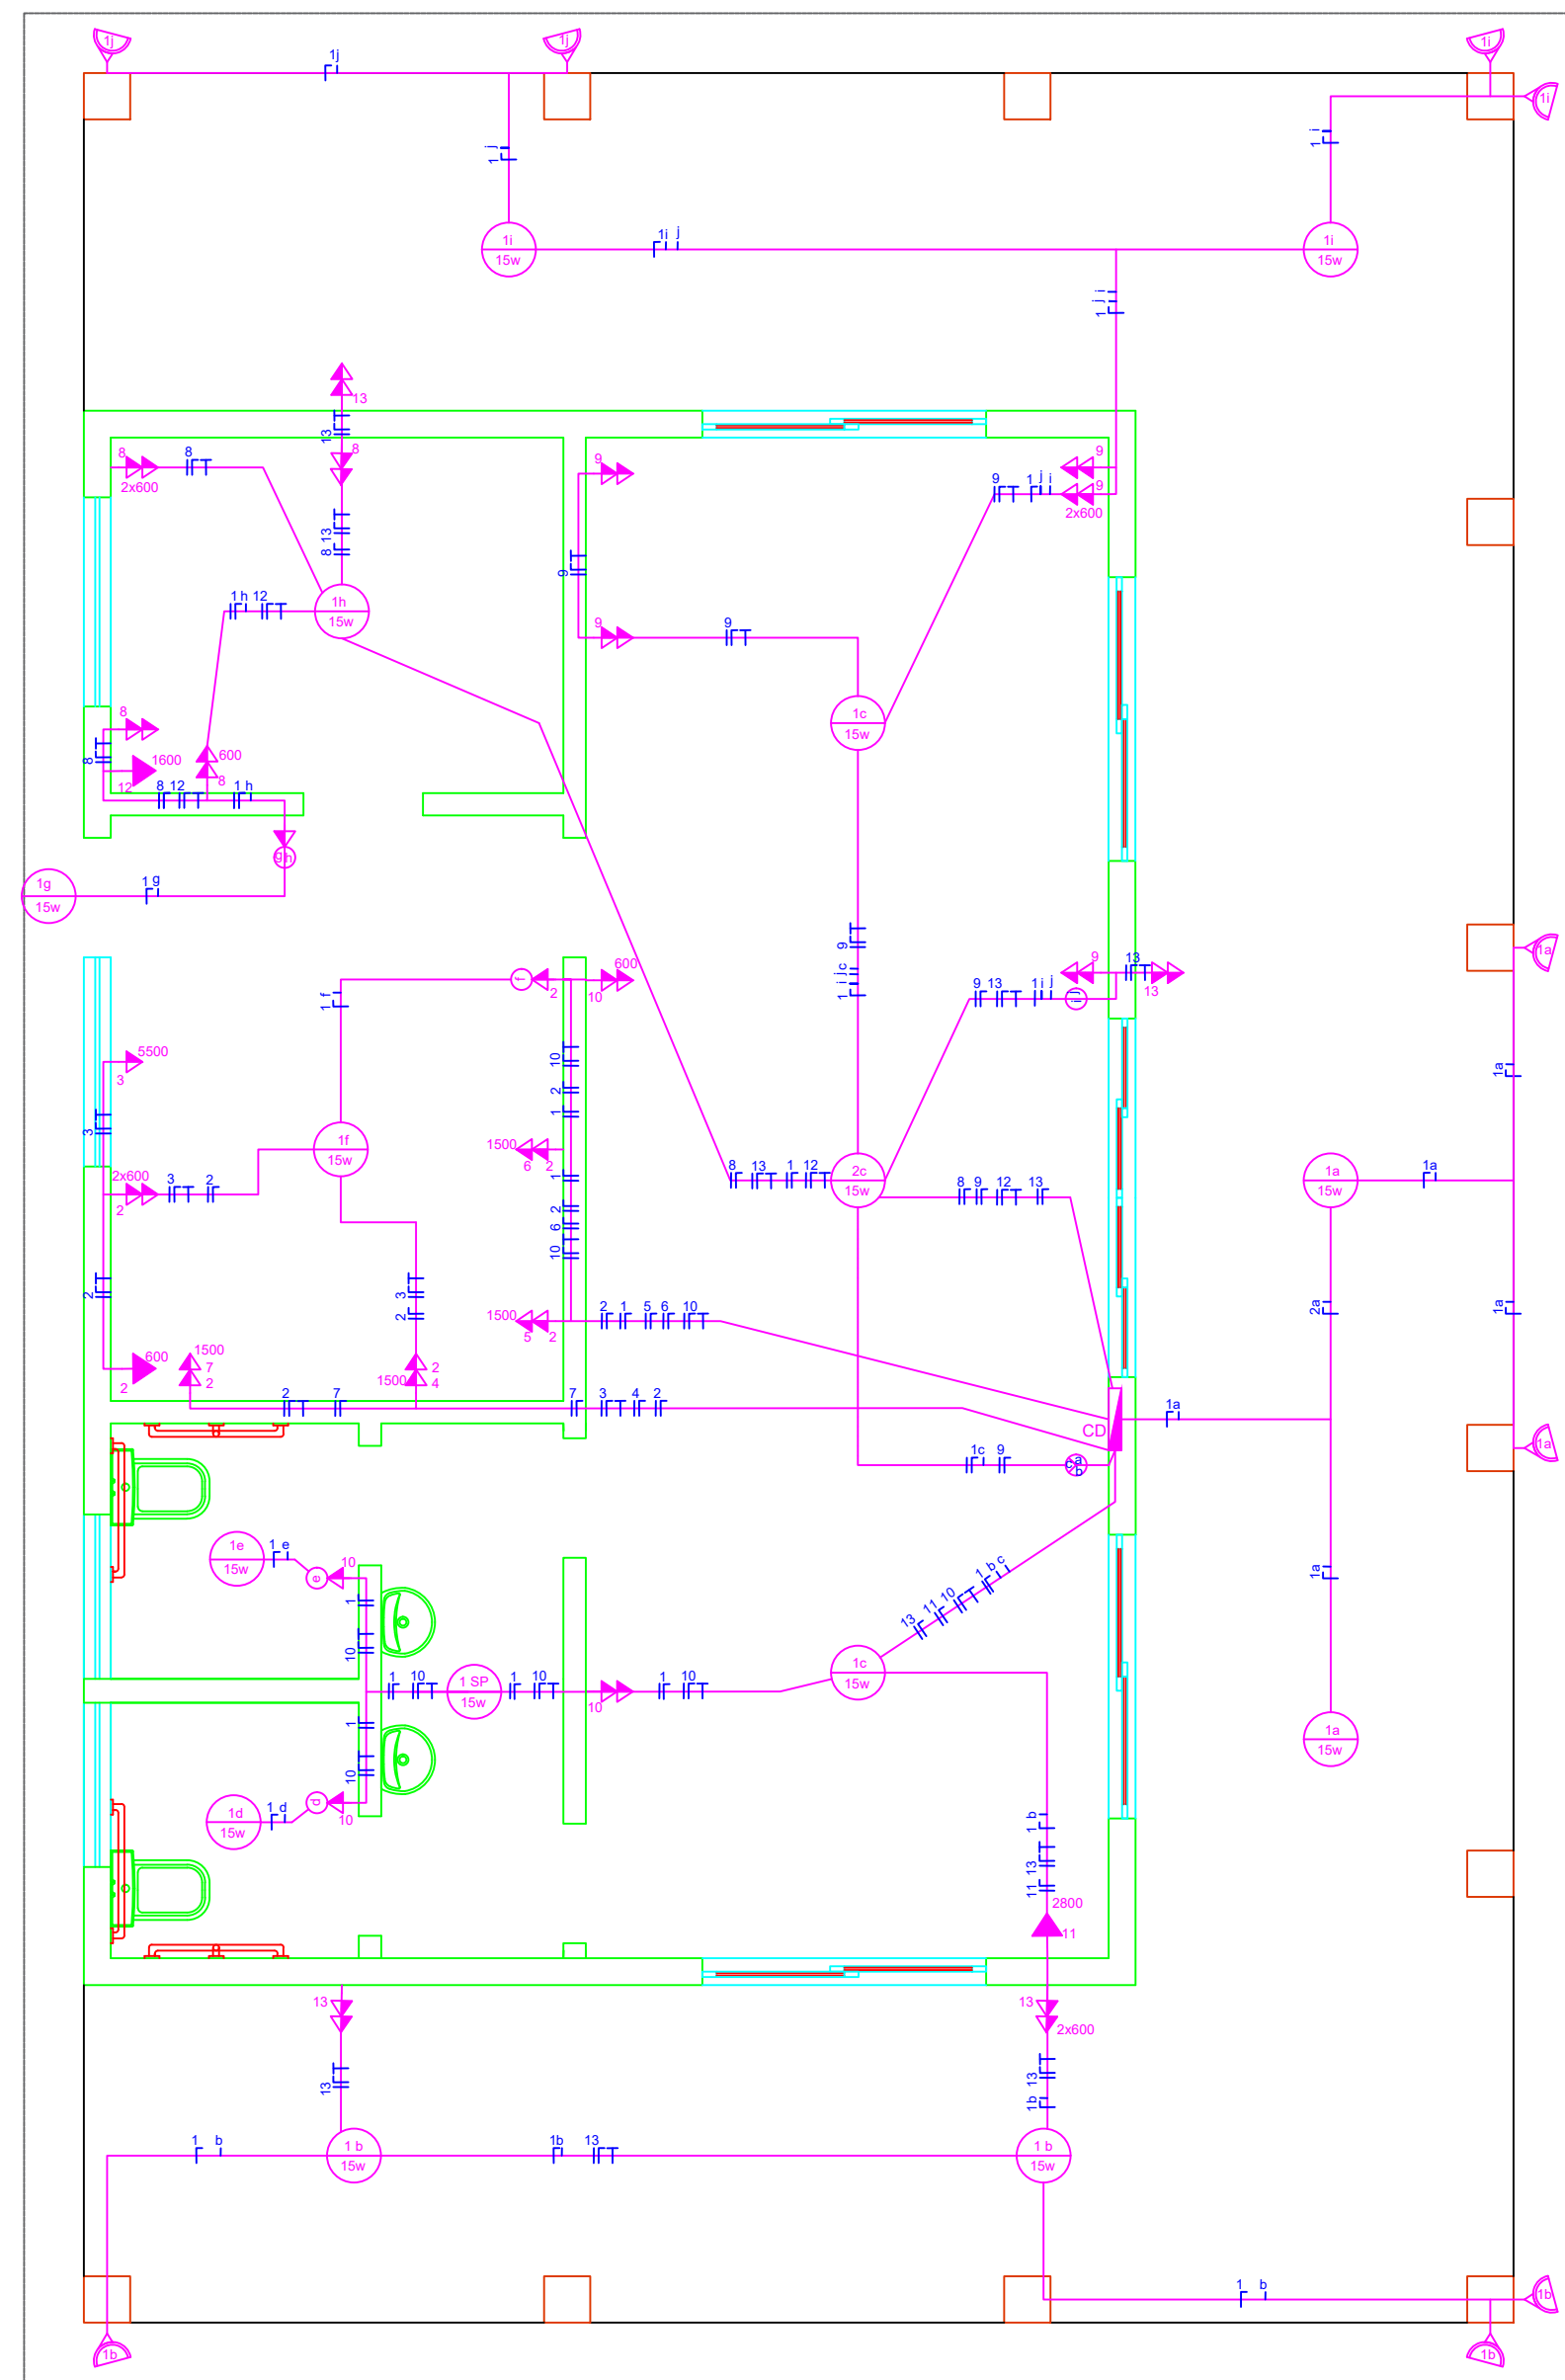


- LEGENDA**
- Tomada média dupla
 - Interruptor simples + tomada média
 - Interruptor duplo
 - Tomada alta
 - Refletor LED 50 w
 - Interruptor duplo + tomada média
 - Luminária LED com sensor de presença
 - Luminária LED com indicação de circuito
 - Condutor fase (vermelho)
 - Condutor neutro (azul)
 - Condutor de proteção terra (verde ou verde/amarelo)
 - Condutor fase retorno (preto)



OBSERVAÇÕES

Eletrodutos não especificados tem diâmetro 25 mm
 Tomadas de uso geral não especificadas tem potência elétrica de 100 w
 Os condutores do circuito nº 1 tem seção 1,5 mm²
 Os condutores do circuito nº 2 tem seção 4,0 mm²
 Os demais condutores não especificados seção de 2,5 mm²


PLANTA BAIXA - ETAPA 1

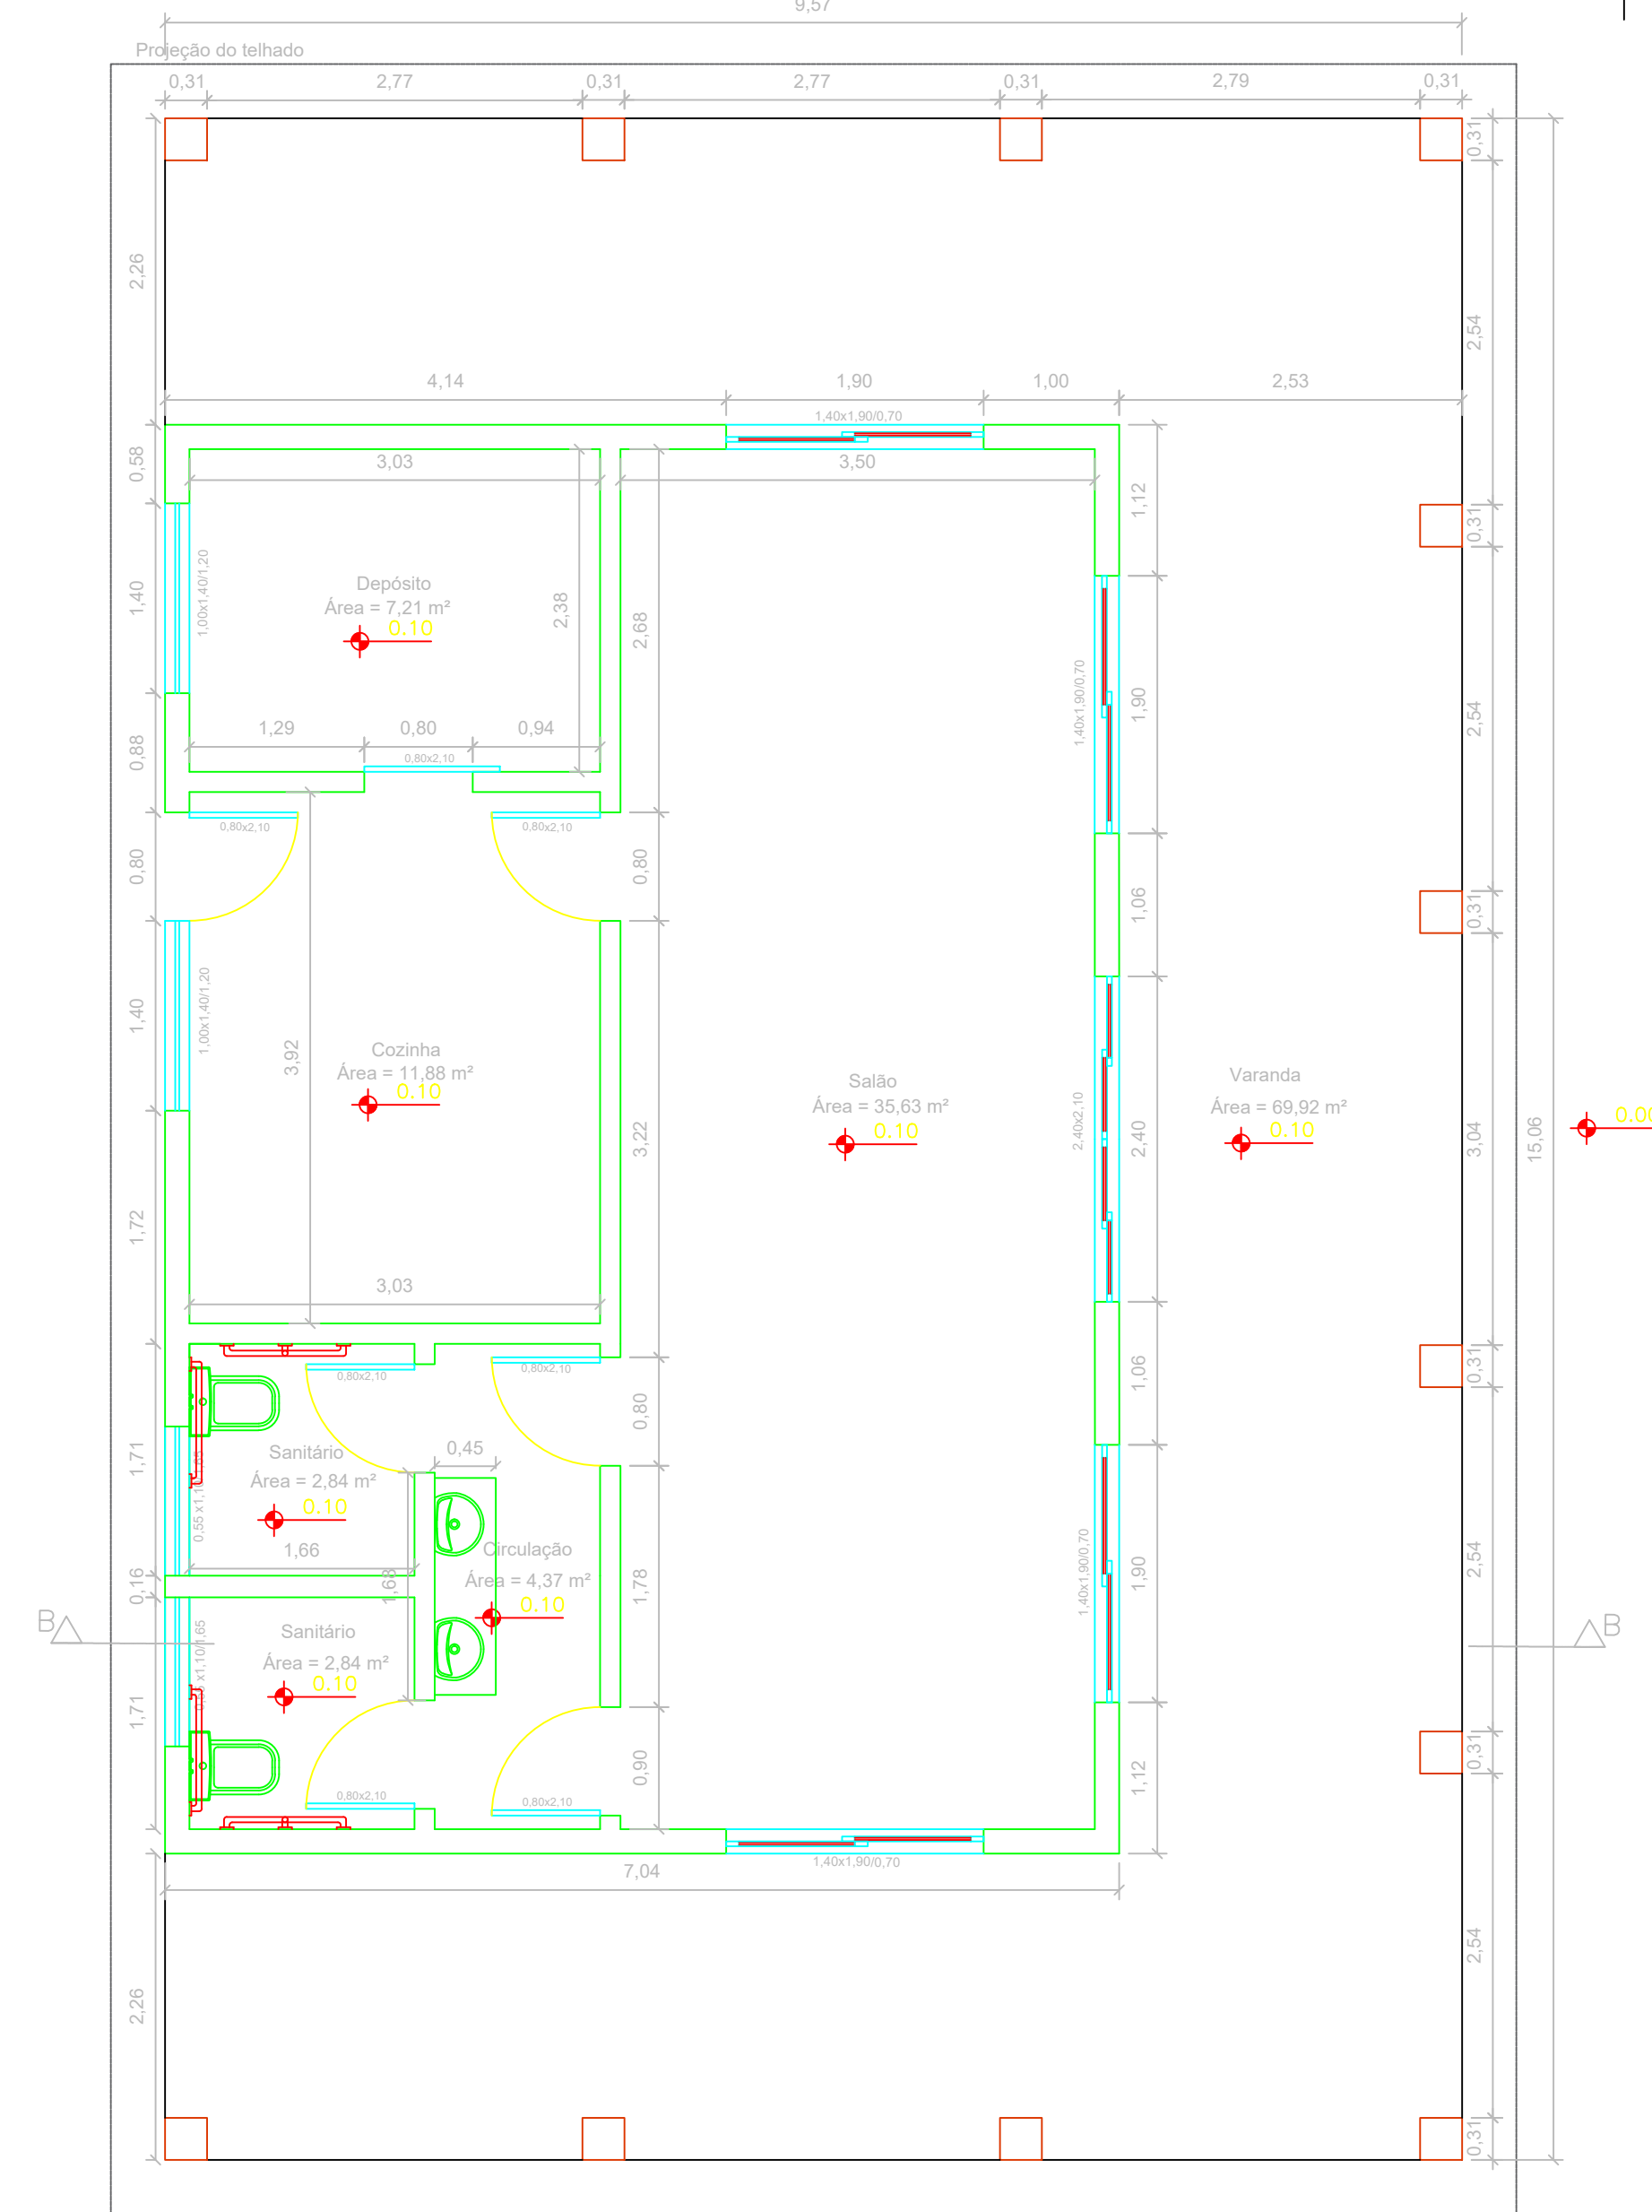

HIDROSSANITÁRIO - ETAPA 1

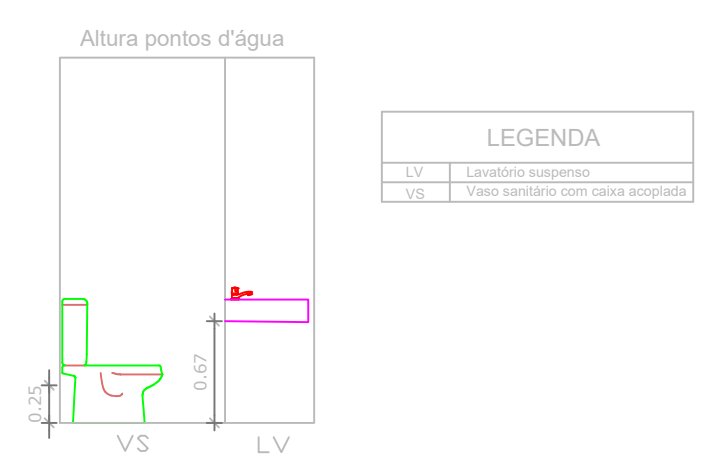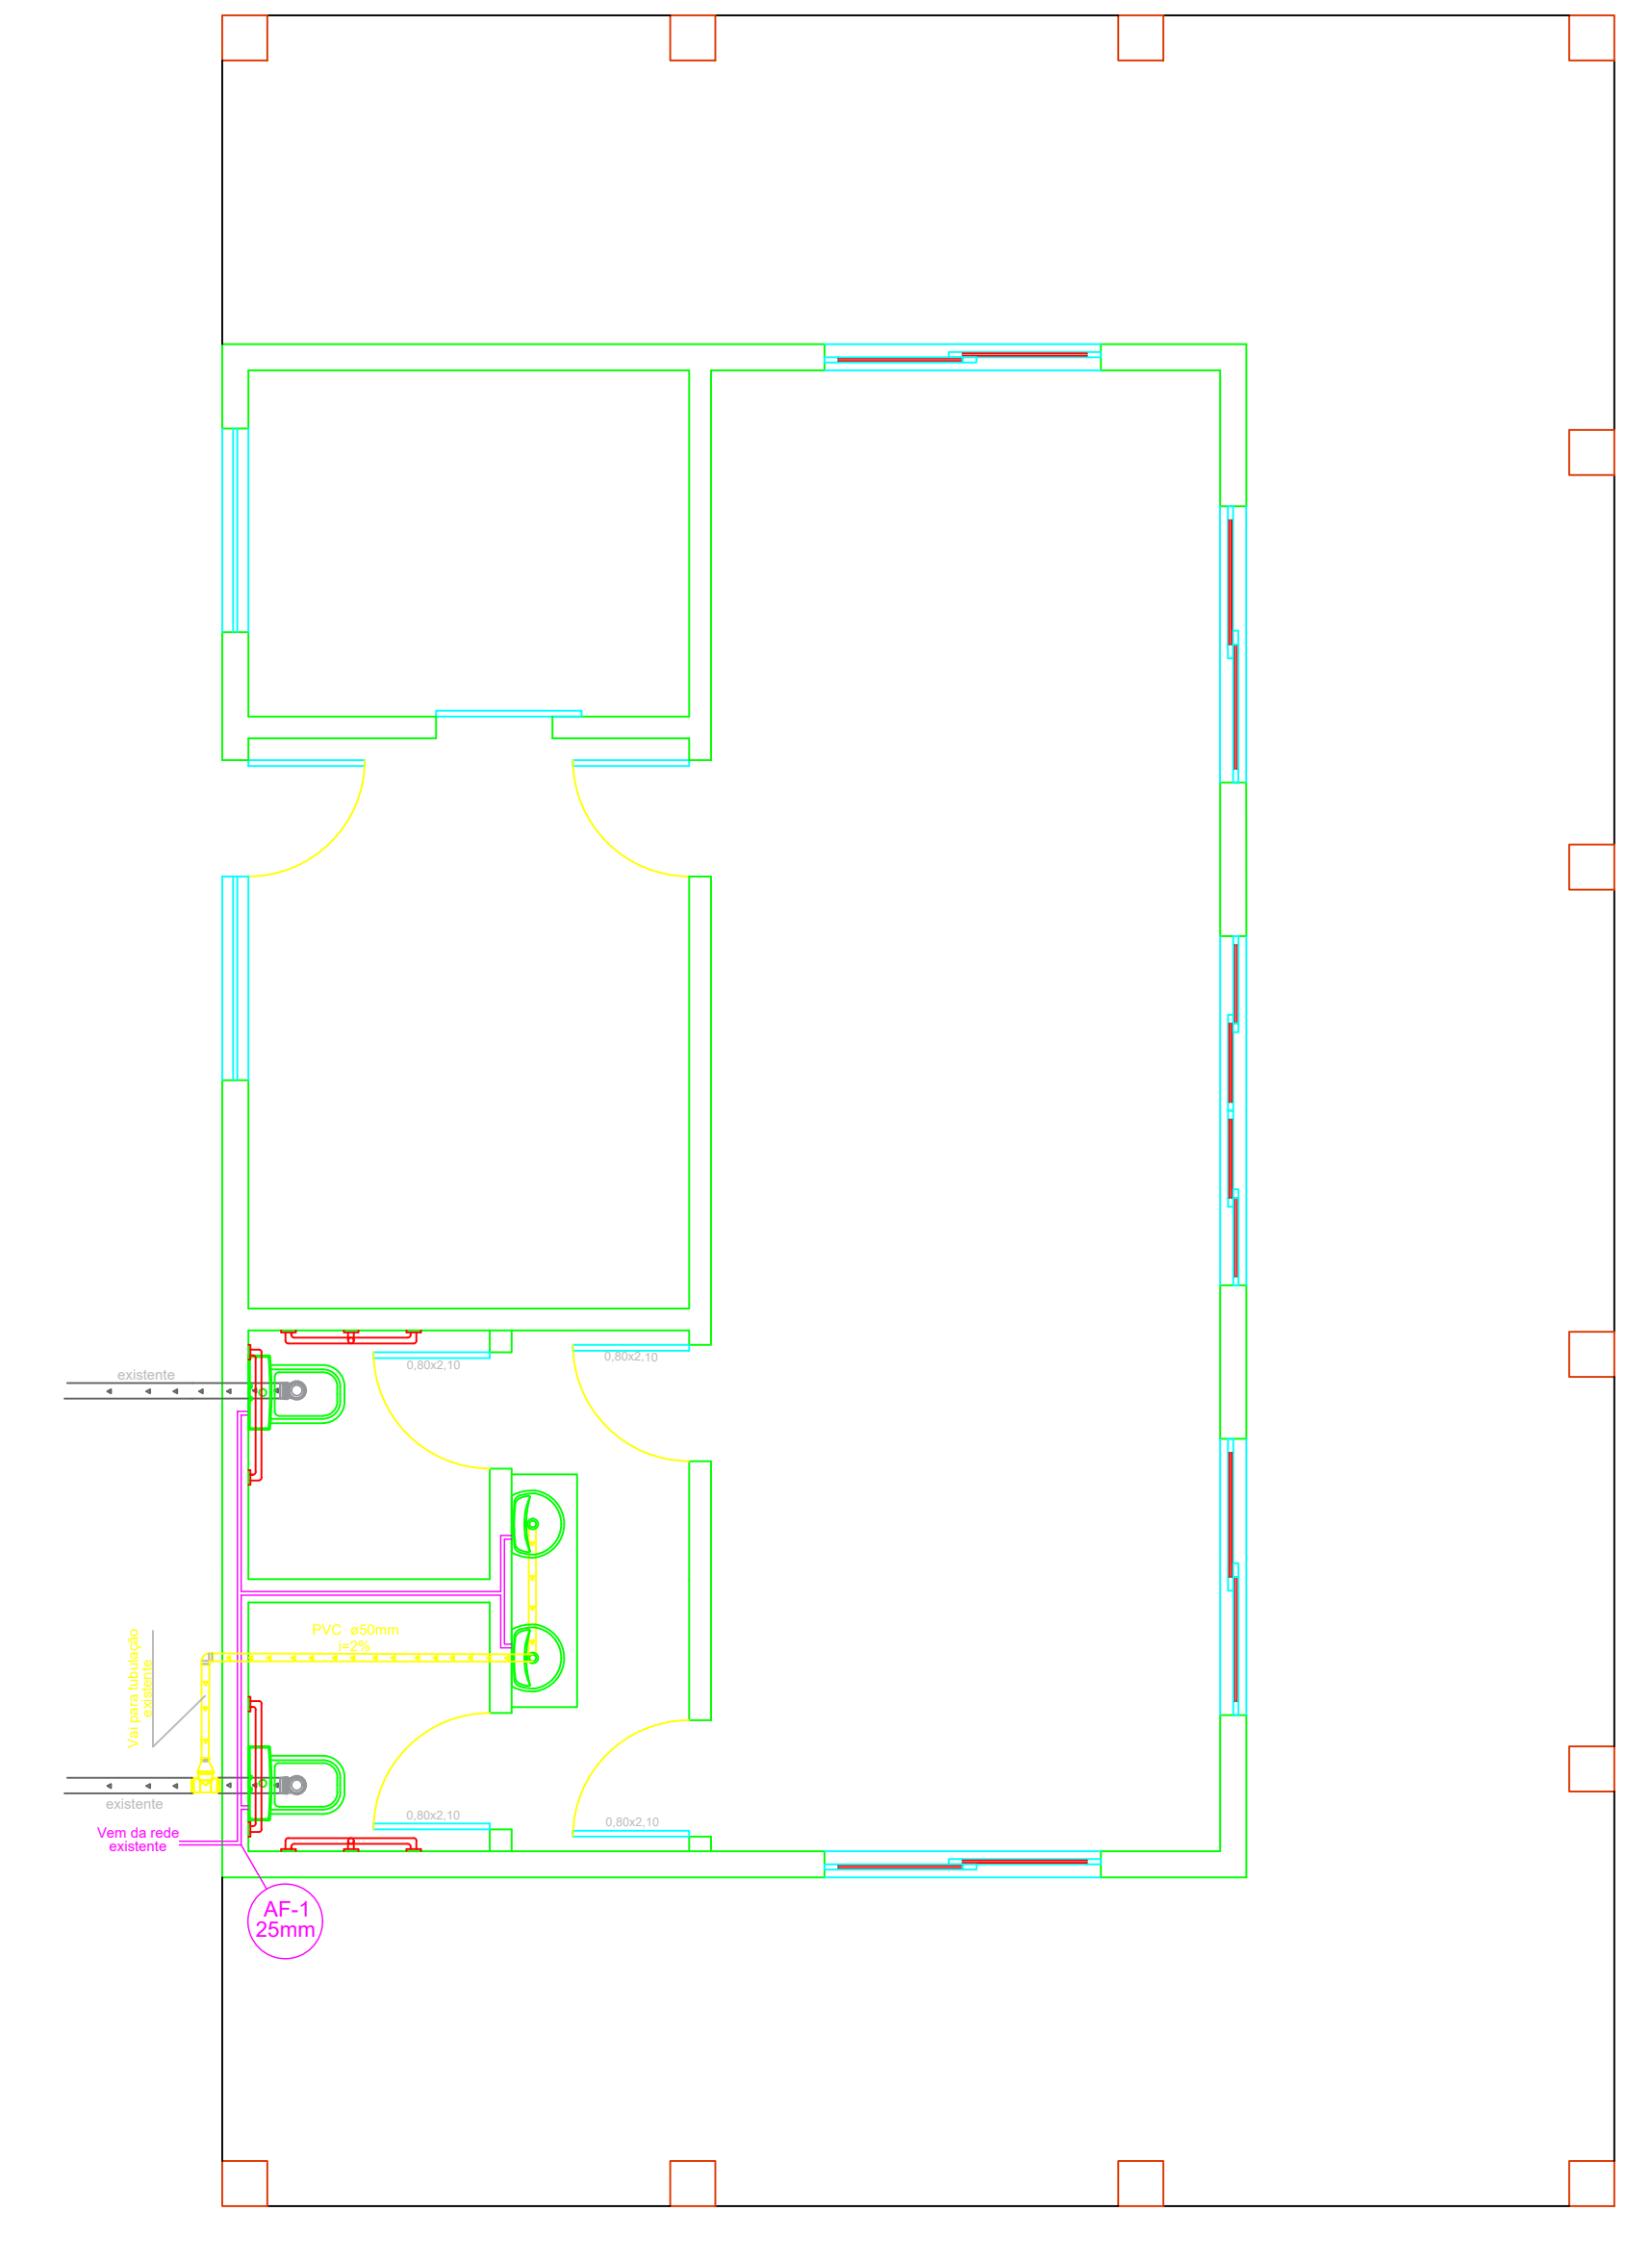

CORTE BB - ETAPA 1

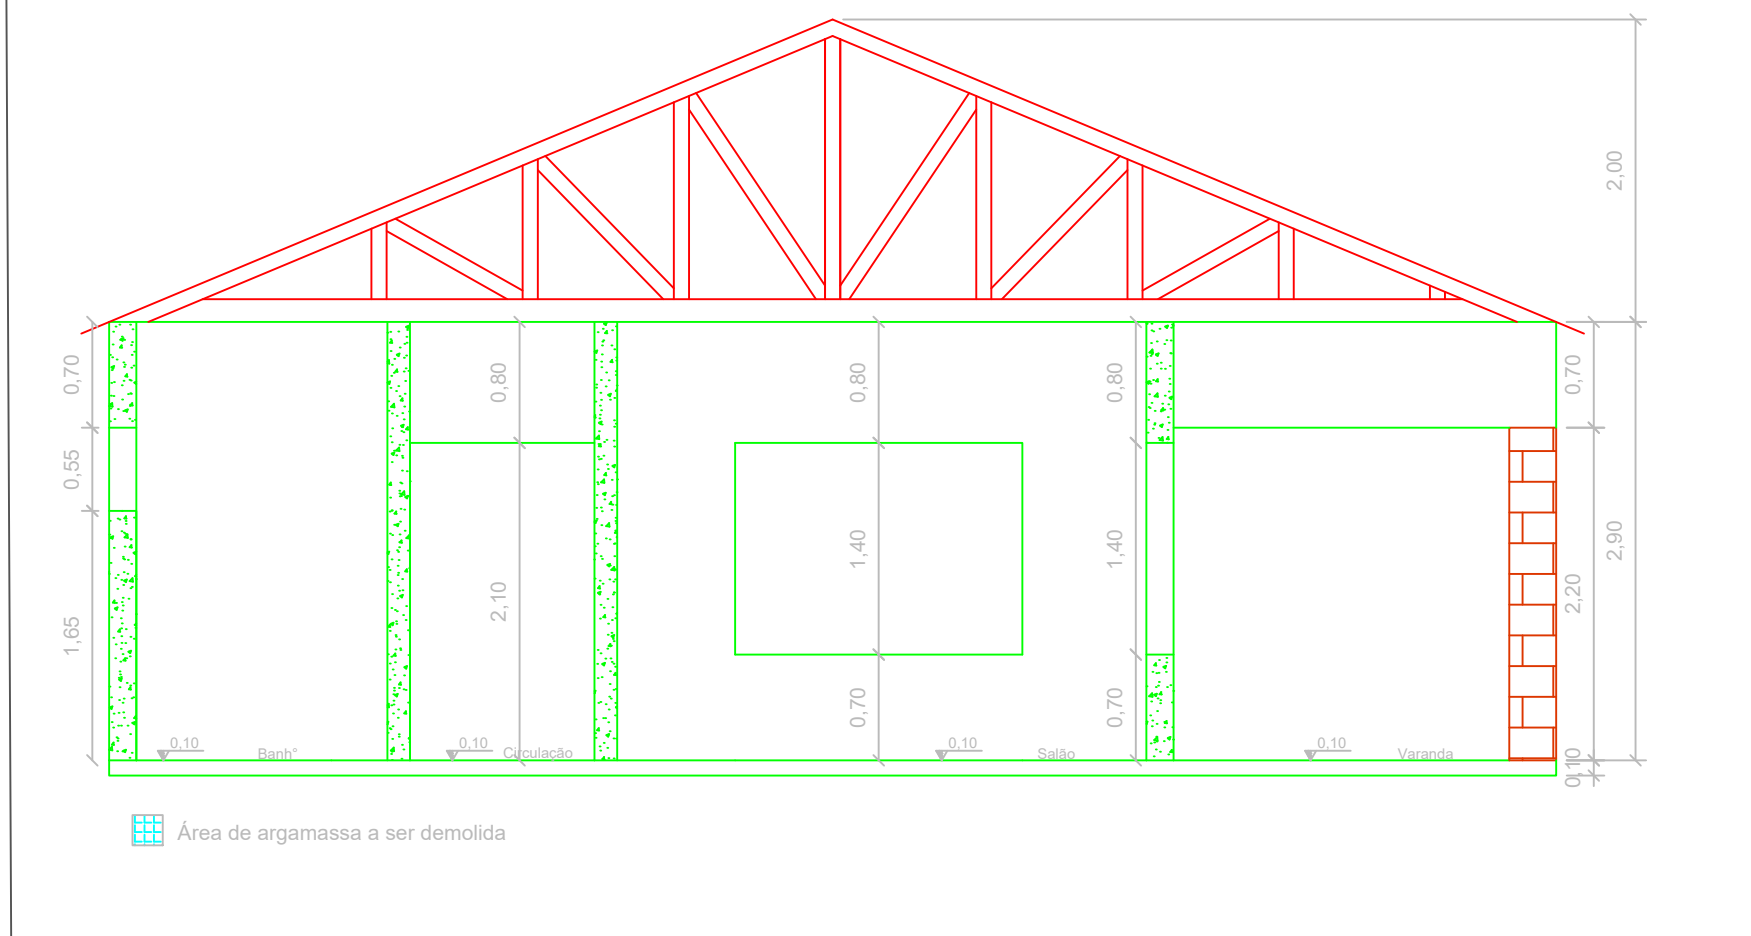

PREFEITURA MUNICIPAL DE PORTO XAVIER

ASSUNTO: REFORMA QUIOSQUE COLONIAL - ETAPA 1

DESENHO: INDICADOS

RESPONSÁVEL TÉCNICO: ALESSANDRO O. TAUBE XAVIER
Engenheiro Civil - CREA/RS233428

PROPRIETÁRIO: GILBERTO D. MENIN
Prefeito Municipal

DATA: SETEMBRO/2021

ESCALA: 1:50

FOLHA: 05/08