



- BOMBA DE RECALQUE DE ÁGUA
- RESERVA DE INCÊNDIO
- SISTEMA DE HIDRANTE DUPLO - TIPO 2"
- SISTEMA DE HIDRANTE SIMPLES - TIPO 1"
- SISTEMA MAGOTINHO
- DISPOSITIVO DE RECALQUE DUPLO
- DISPOSITIVO DE RECALQUE SIMPLES
- COLUNA
- SUBTERRÂNEO
- EXTINTOR PORTÁTIL DE ÁGUA PRESSURIZADA
- EXTINTOR PORTÁTIL DE ESPUMA MECÂNICA
- EXTINTOR PORTÁTIL DE PÓ BC
- EXTINTOR PORTÁTIL DE PÓ ABC
- EXTINTOR DE PÓ ABC SOBRE RODAS
- EXTINTOR PORTÁTIL DE PÓ CO2
- ACIONADOR MANUAL DE ALARME (BOTOEIRA)
- CENTRAL DE DETECÇÃO E ALARME
- ILUMINAÇÃO DE BALIZAMENTO
- PONTO DE ILM. DE EMERGENCIA DE ALTA CAPAC. - LUZ AUTÔN. 110W - 200h L
- PONTO DE ILM. DE EMERGENCIA - BLOCO AUTÔNOMO 3W - 100L
- SAÍDA
- INDICATIVO DE FUGA - DIREÇÃO A SEGUIR
- INDICATIVO DE FUGA - DIREÇÃO A SEGUIR
- INDICATIVO DE FUGA - ESCADAS
- INDICATIVO PAVIMENTO
- TUBULAÇÃO SOBRE OU DESCE CONFORME INDICADO
- CENTRAL DE GLP
- INDICATIVO: PROIBIDO FUMAR
- BARRA ANTI PÂNICO
- SENSOR DE FUMAÇA
- SENSOR DE TEMPERATURA (°C)
- PORTICO DE ACESSO DE VIATURAS
- VIAS DE ACESSO INTERNO
- ELEMENTOS CORTA FOGO
- PORTA CORTA FOGO
- INDICATIVO: PROIBIDO PRODUIR CHAMA
- INDICATIVO: CUIDADO RISCO DE INCÊNDIO
- INDICATIVO: CUIDADO RISCO DE EXPLOÇÃO

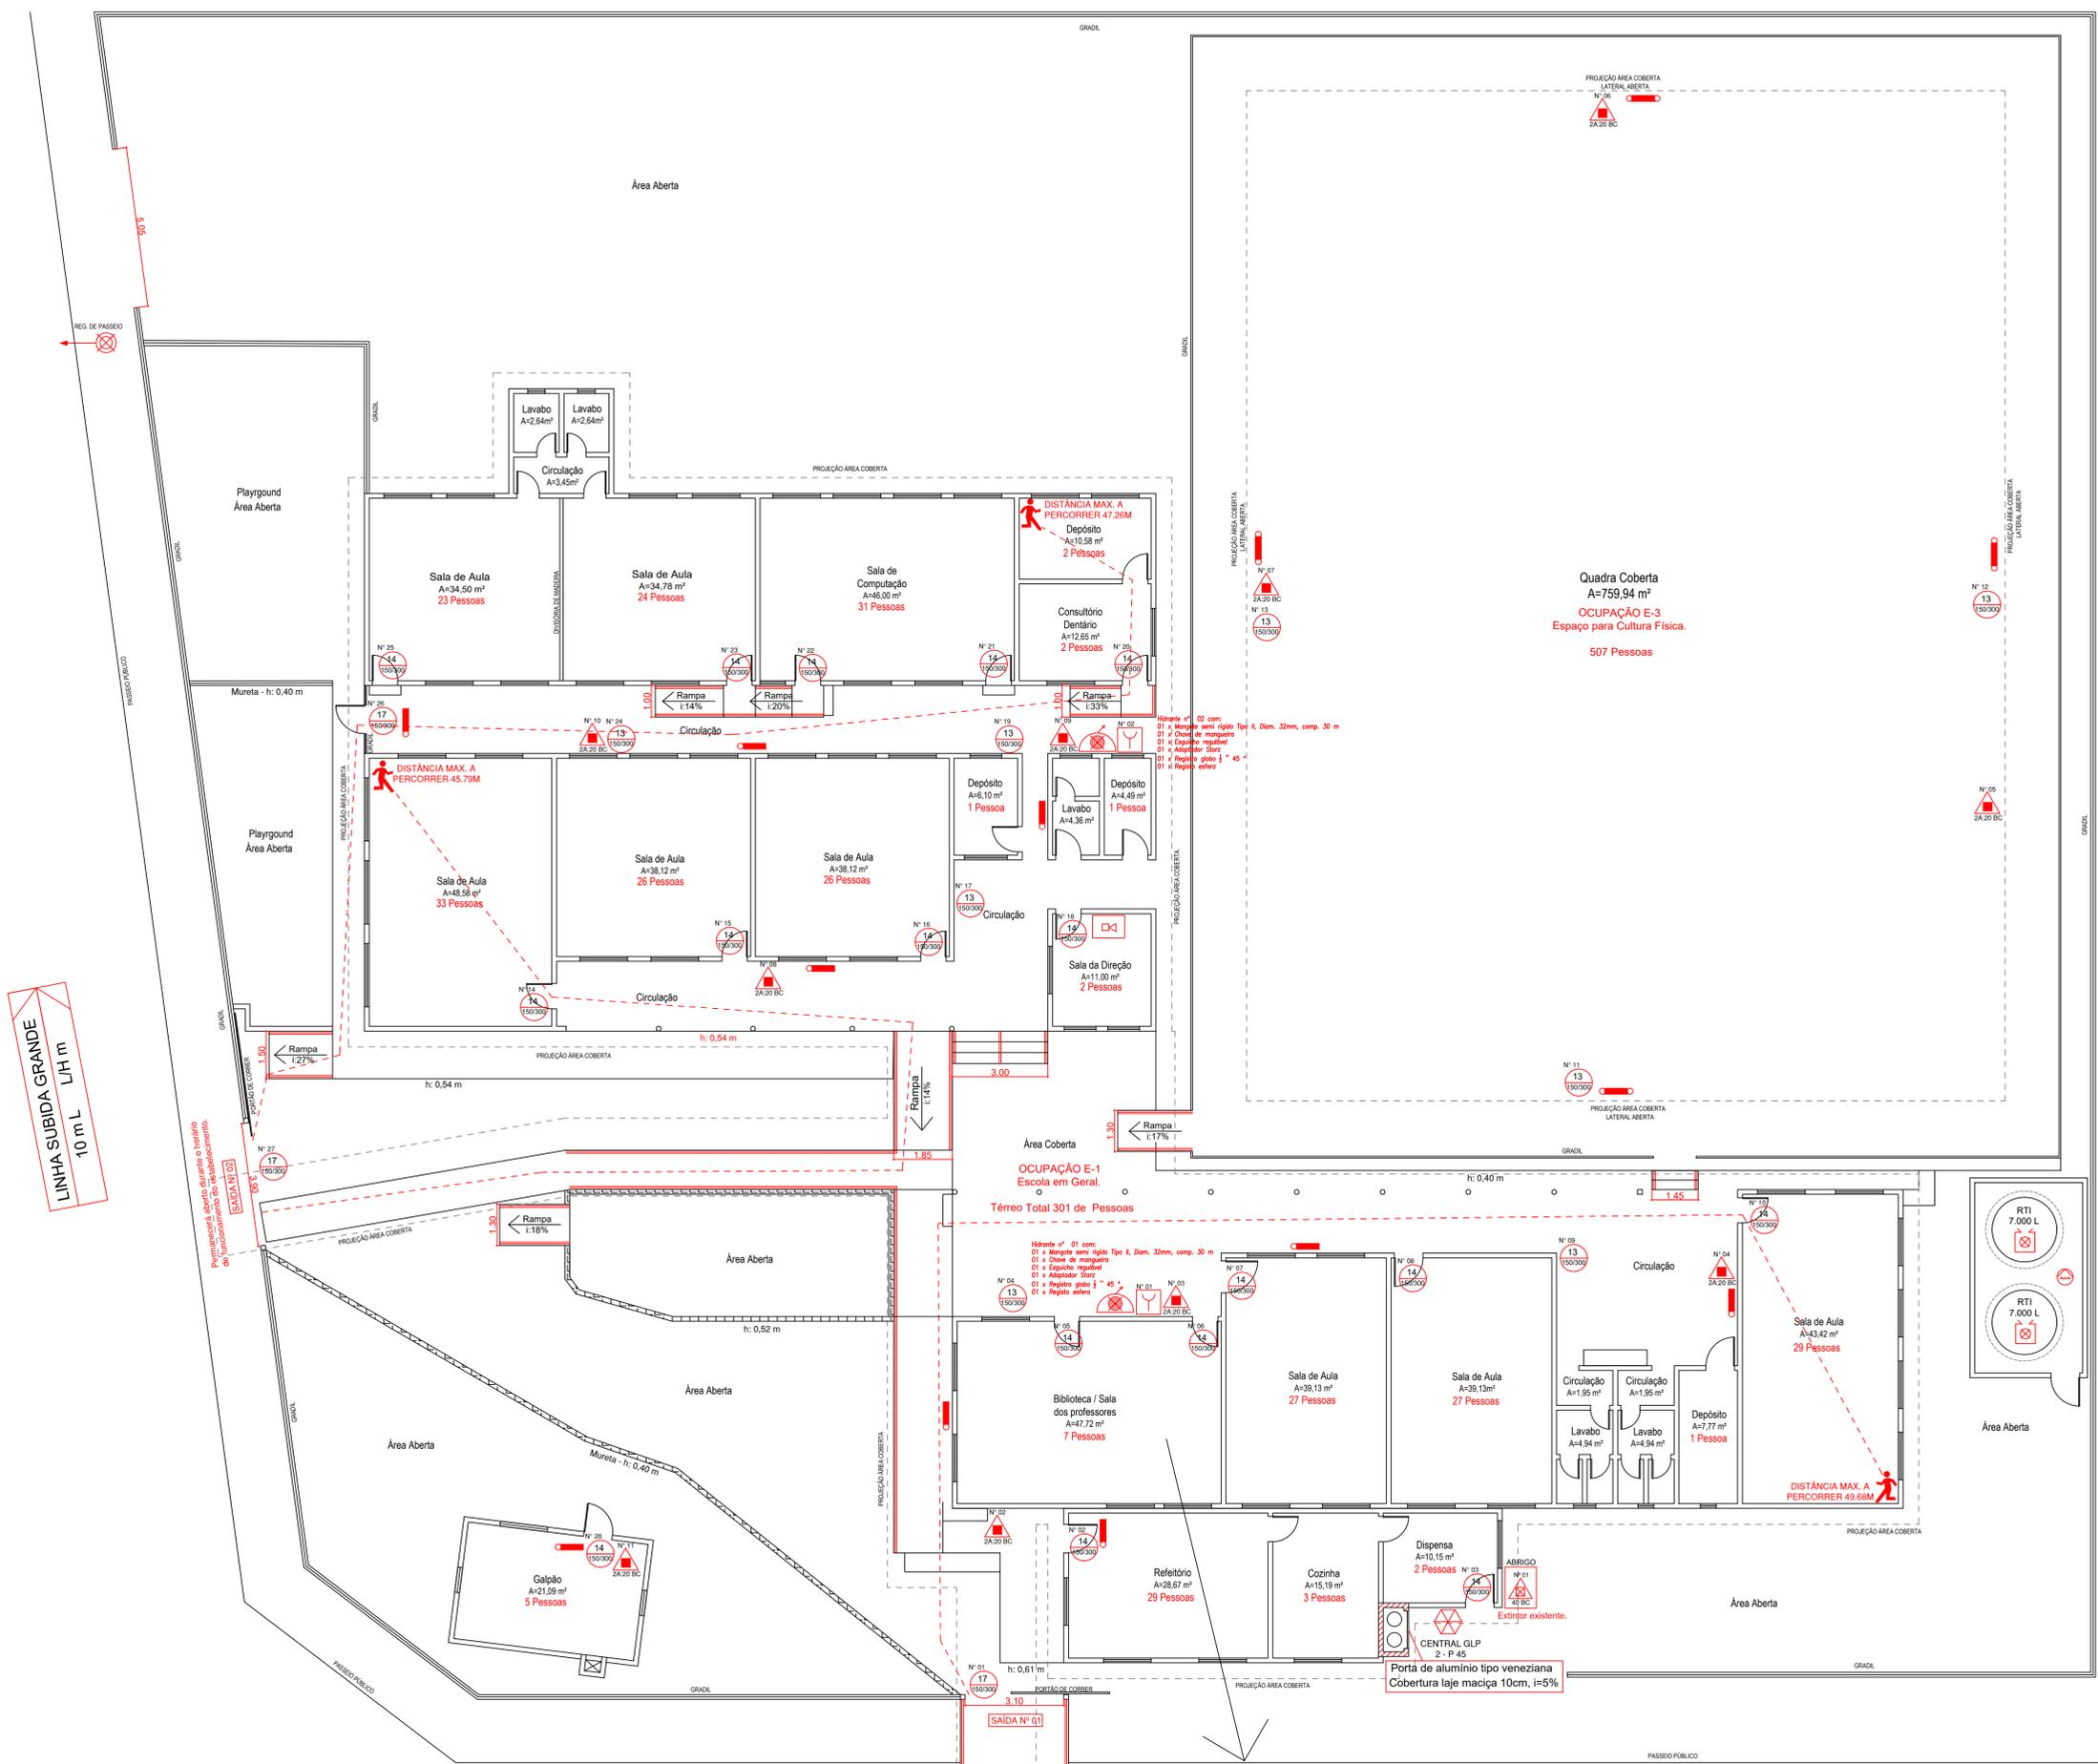

PLANTA BAIXA - PAVIMENTO TÉRREO  
ESCALA: 1/100  
Área: 1773,67 m²

ESTRADA DE CHÃO BATIDO  
10 m L / H m

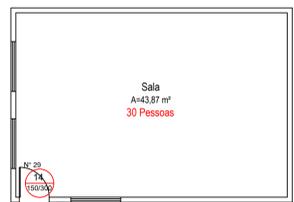

PLANTA BAIXA - PAVIMENTO INFERIOR ABAIXO DA BIBLIOTECA/SALA DOS PROFESSORES  
ESCALA: 1/100  
Área: 49,43 m²

# PLANTA EXECUTIVA



PM DE RONDA ALTA - ESCOLA MEM DE SÁ		
LOCAL: ESTRADA SUBIDA GRANDE. - S/N - INTERIOR - RONDA ALTA/RS		
DESCRIÇÃO: PLANO DE PREVENÇÃO E COMBATE A INCÊNDIO - PPCI		
ESCALA: 1/100	ÁREA: 1.825,99 m²	FRANCHA: 02
DESENHO: GABRIELA BIAZIN	DATA: 05/2021	
PROPRIETÁRIO/RESPONSÁVEL PELO USO		RESPONSÁVEL TÉCNICO